



MARANGUAPE
MEU ORGULHO, MEU AMOR
SECRETARIA DE INFRAESTRUTURA
RUA MAJOR NARCISO LIMA, S/Nº - CENTRO - MARANGUAPE - CE
TELEFONE (85) 3369-9462 / 3369-5428

Cesário
Cesário Belo Torres Júnior
Engº Civil - RNP - 060403197-1


CARIMBO DO RESPONSÁVEL

OBRA: QUADRA DA ESCOLA MARIA DE PAULA COLARES
ENDEREÇO: SANTOS DUMONT
RESPONSÁVEL TÉCNICO: CESÁRIO BELO
DESENHO: LETÍCIA LIMA
OBSERVAÇÕES: ---

DATA: 07/2021
PRANCHA: 01/14



1 IMPLANTAÇÃO
ESCALA 1/125

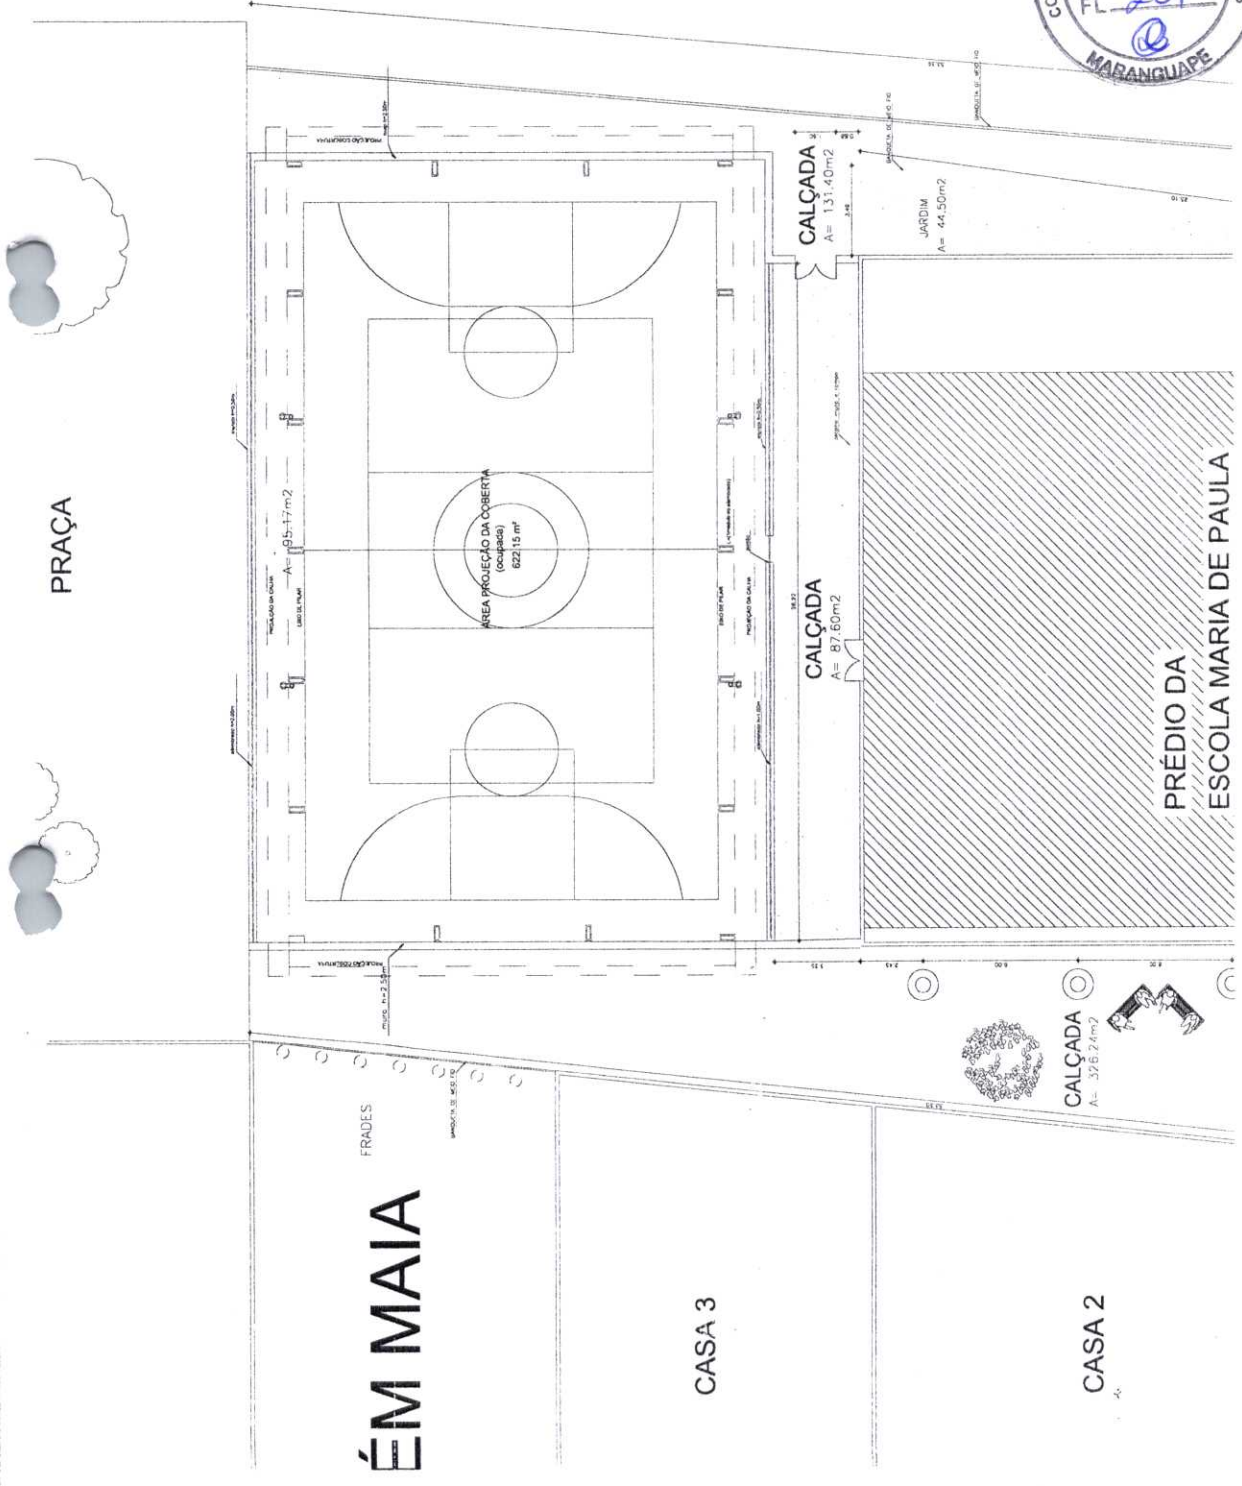



MARANGUAPE
 MEU ORGULHO, MEU AMOR
SECRETARIA DE INFRAESTRUTURA
 RUA MAJOR NAPOLEÃO LIMA, S/Nº - CENTRO, MARANGUAPE, CE
 TELEFONE: (85)3369-9162 / 3369-5418



Cesário Belo Torres Júnior
 Engº Civil - RNP - 060403197-1

CARIMBO DO RESPONSÁVEL

OBRA:
 QUADRA DA ESCOLA MARIA DE
 PAULA COLARES

ENDEREÇO:
 SANTOS DUMONT

RESPONSÁVEL TÉCNICO:
 CESÁRIO BELO


DESENHO:
 LETÍCIA LIMA

OBSERVAÇÕES:

DATA:
 07/2021

PRANCHA:

02/14

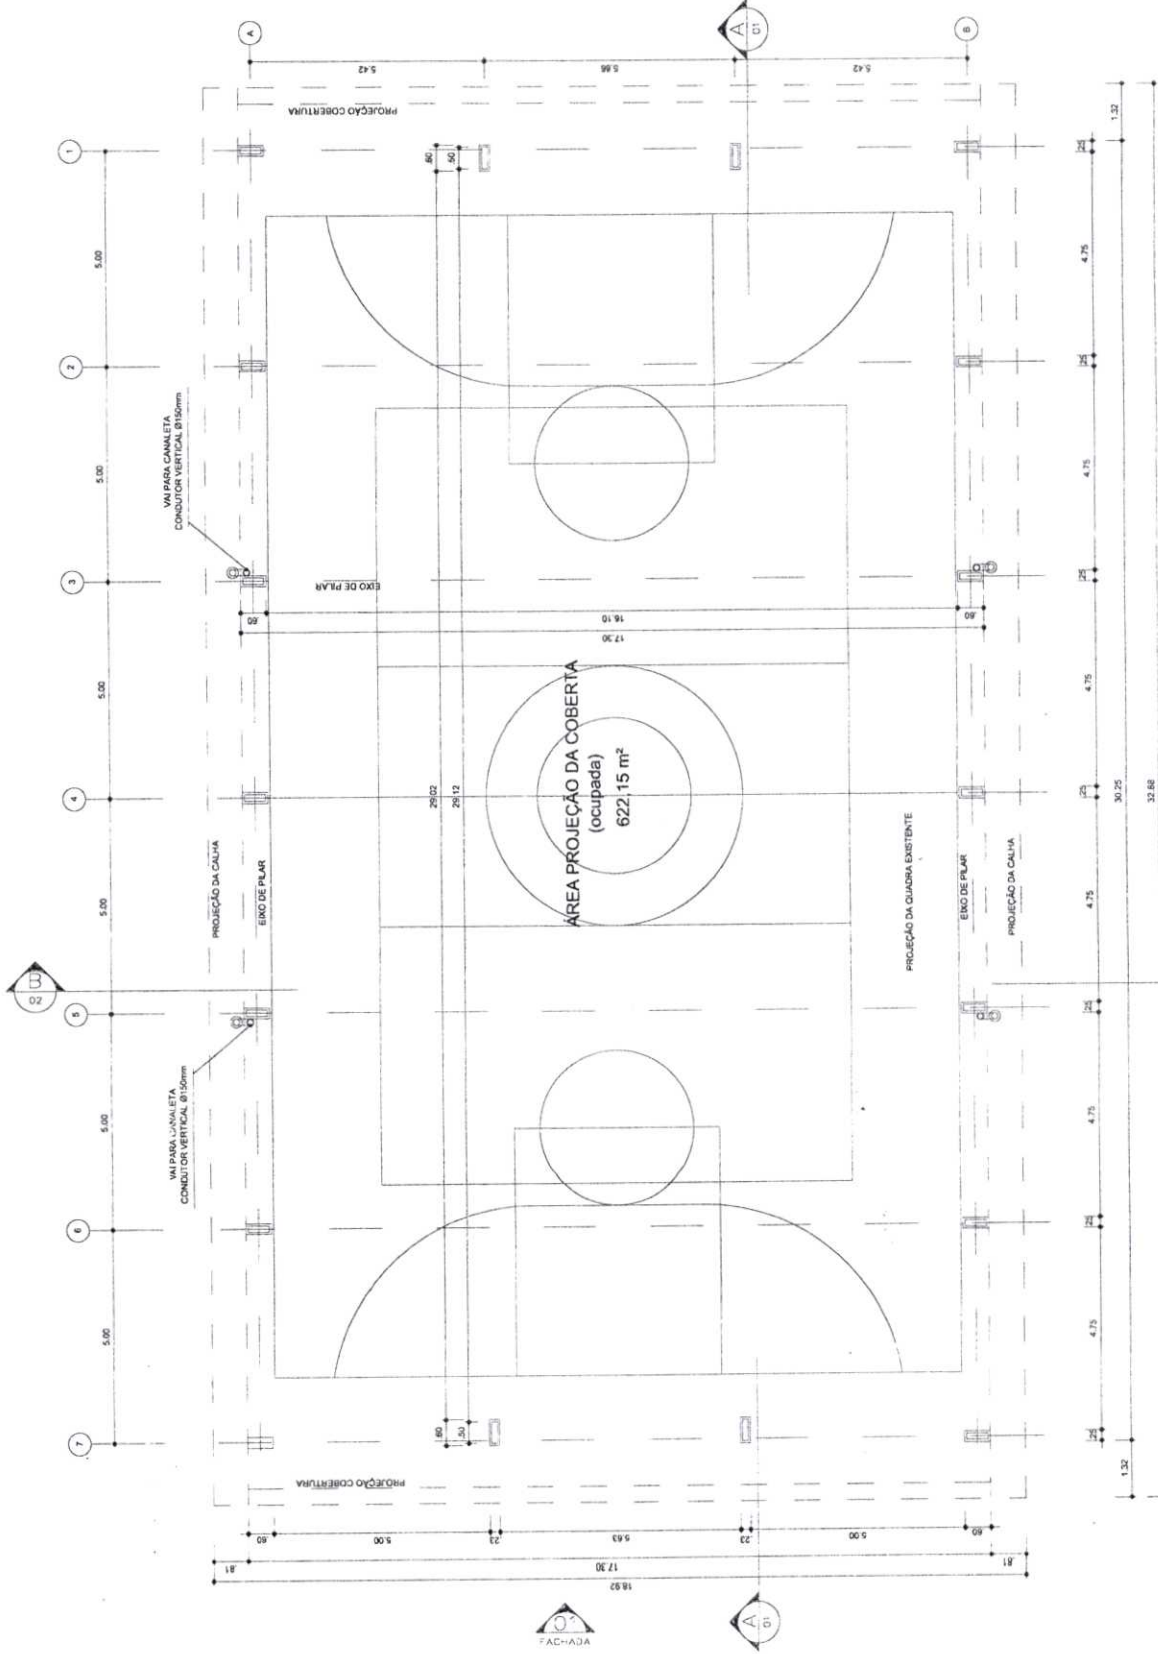

1 PLANTA BAIXA
 ESCALA 1/125





MARANGUAPE
 MEU ORGULHO, MEU AMOR
 SECRETARIA DE INFRAESTRUTURA
 RUA MAJOR NAPOLEÃO LIMA, S/Nº, CENTRO, MARANGUAPE - CE
 TELEFONE: (85) 3369-9162 / 3369-5488



Cesário Belo Torres Júnior
 Engº Civil - RNP - 060403197-1

CARIMBO DO RESPONSÁVEL

OBRA:
 QUADRA DA ESCOLA MARIA DE
 PAULA COLARES

ENDEREÇO:
 SANTOS DUMONT

RESPONSÁVEL TÉCNICO:
 CESÁRIO BELO


DESENHO:
 LETÍCIA LIMA

OBSERVAÇÕES:


DATA:
 07/2021

PRANCHA:

03/14

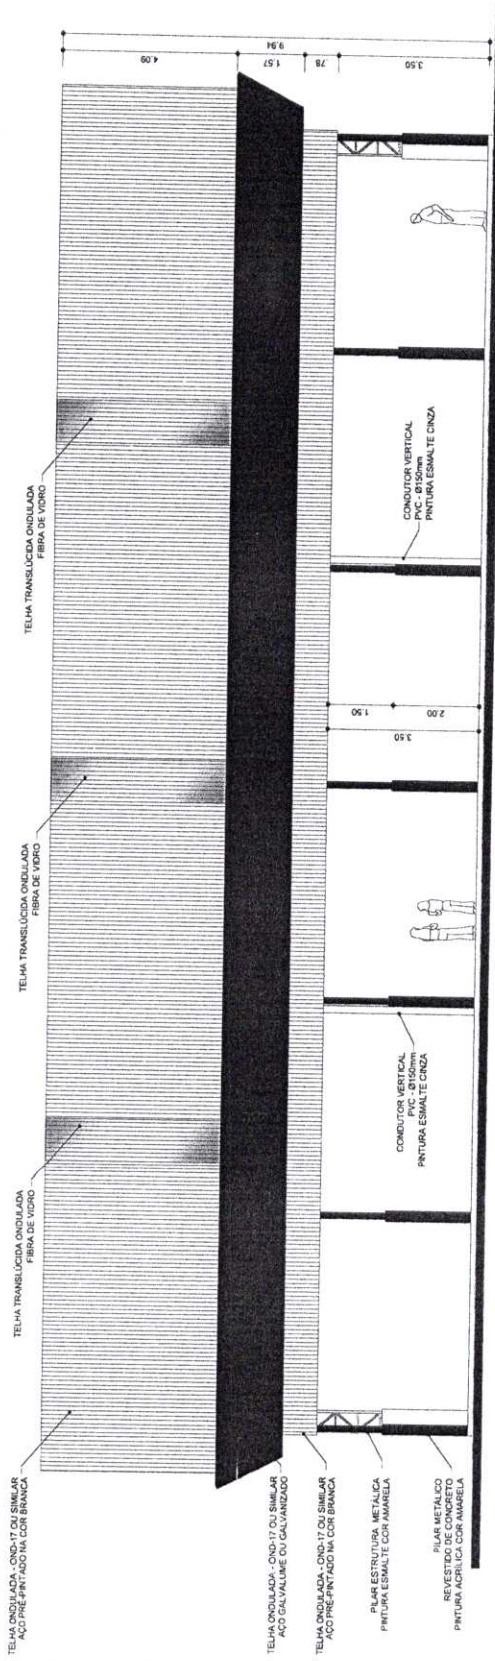

1 FACHADA 2
 ESCALA 1/125

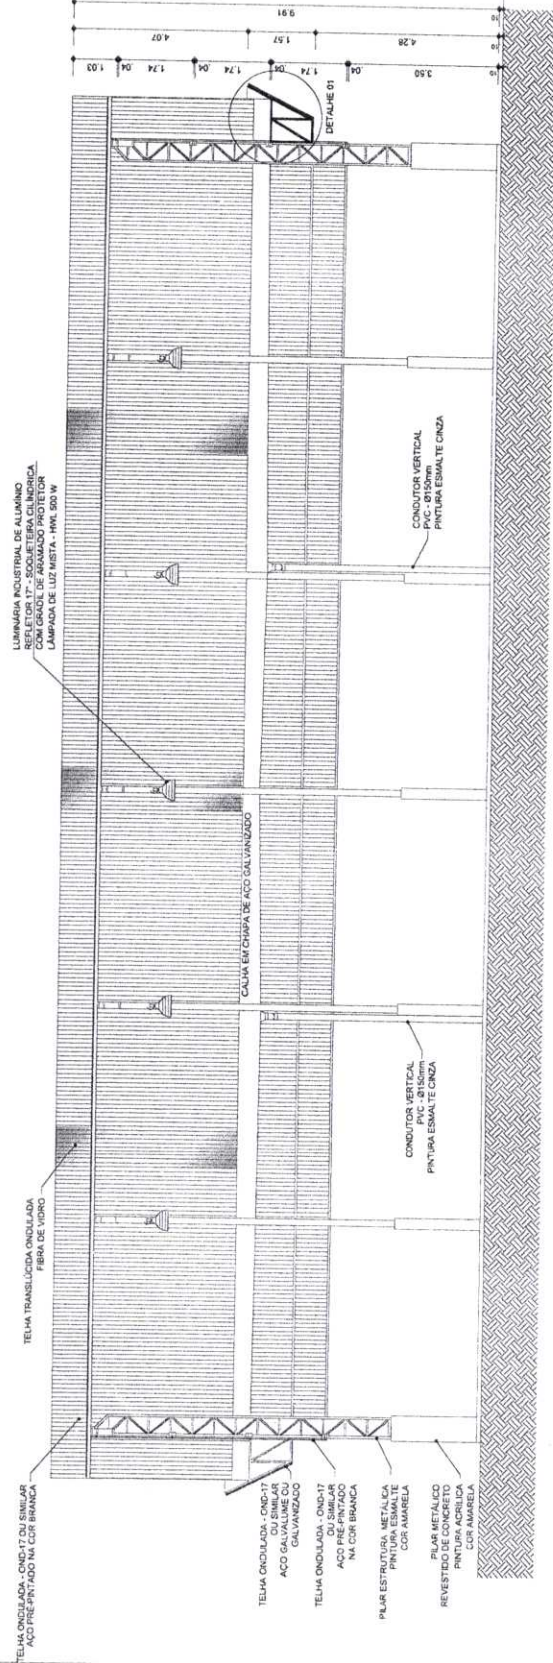

2 CORTE AA
 ESCALA 1/125




MARANGUAPE
 MEU ORGULHO, MEU AMOR
SECRETARIA DE INFRAESTRUTURA
 RUA MAJOR INPOLEGO LIMA, S/Nº - CENTRO, MARANGUAPE, CE
 TELEFONE (85)3369-9162 / 3369-5486




Cesário Belo Torres Júnior
 Engº Civil - RNP - 060403197-1


CARIMBO DO RESPONSÁVEL
OBRA: QUADRA DA ESCOLA MARIA DE PAULA COLARES
ENDEREÇO: SANTOS DUMONT
RESPONSÁVEL TÉCNICO: CESÁRIO BELO
DESENHO: LETICIA LIMA
OBSERVAÇÕES:
DATA: 07/2021
PRANCHA: 04/14

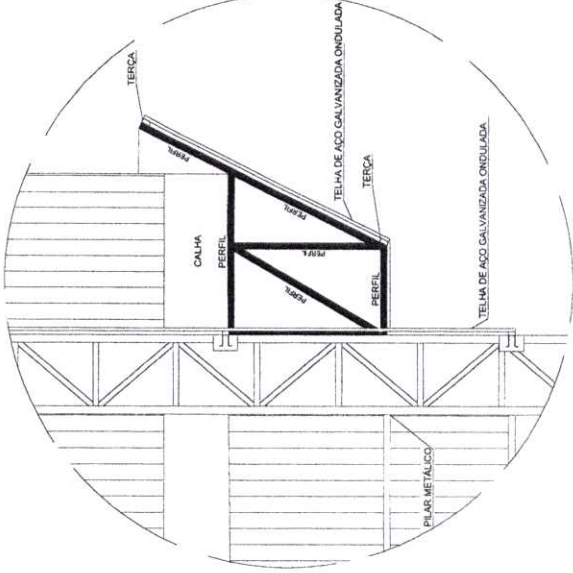


DETALHE 02

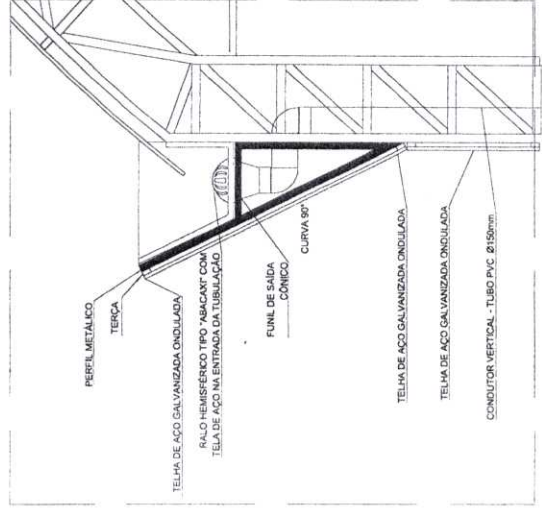

DETALHE 01

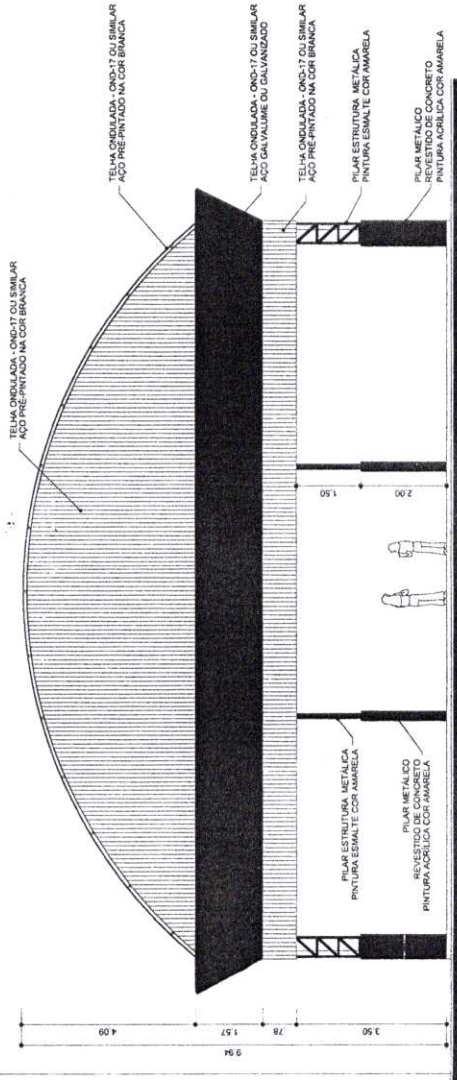

1 FACHADA 1
 ESCALA 1/125

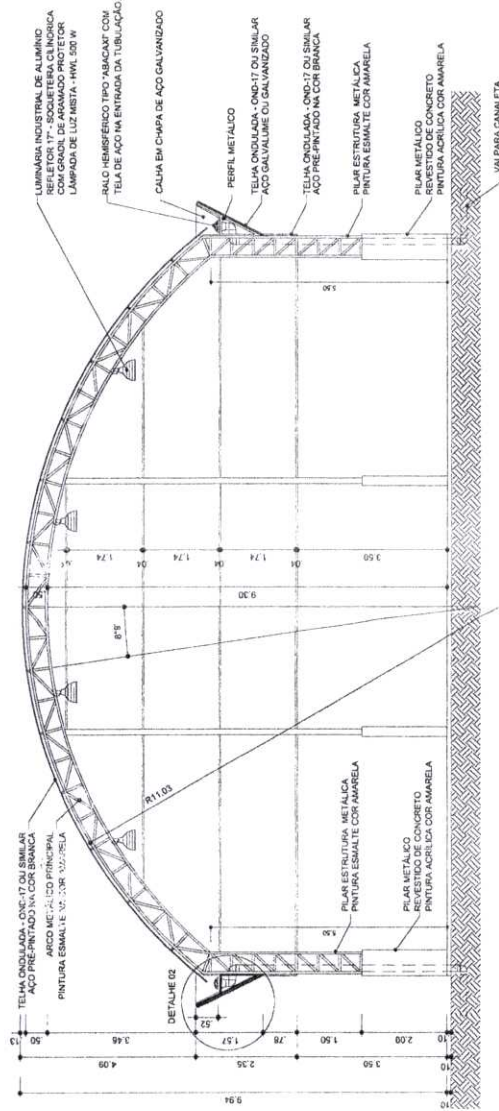

2 CORTE BB
 ESCALA 1/125



MARANGUAPE
 MEU ORGULHO, MEU AMOR
 SECRETARIA DE INFRAESTRUTURA
 RUA MAJOR NAPOLÉÃO LIMA, S/Nº - CENTRO, MARANGUAPE-CE
 TELEFONE (85)3349-9927 / 3349-5418



Cesário Beto Torres Júnior
 Engº Civil - RNP - 060403197-1

CARIMBO DO RESPONSÁVEL

OBRA: QUADRA DA ESCOLA MARIA DE PAULA COLARES


ENDEREÇO: SANTOS DUMONT

RESPONSÁVEL TÉCNICO: CESÁRIO BELO

DESENHO: LETÍCIA LIMA

OBSERVAÇÕES:

DATA: 07/2021 PRANCHA: 05/14

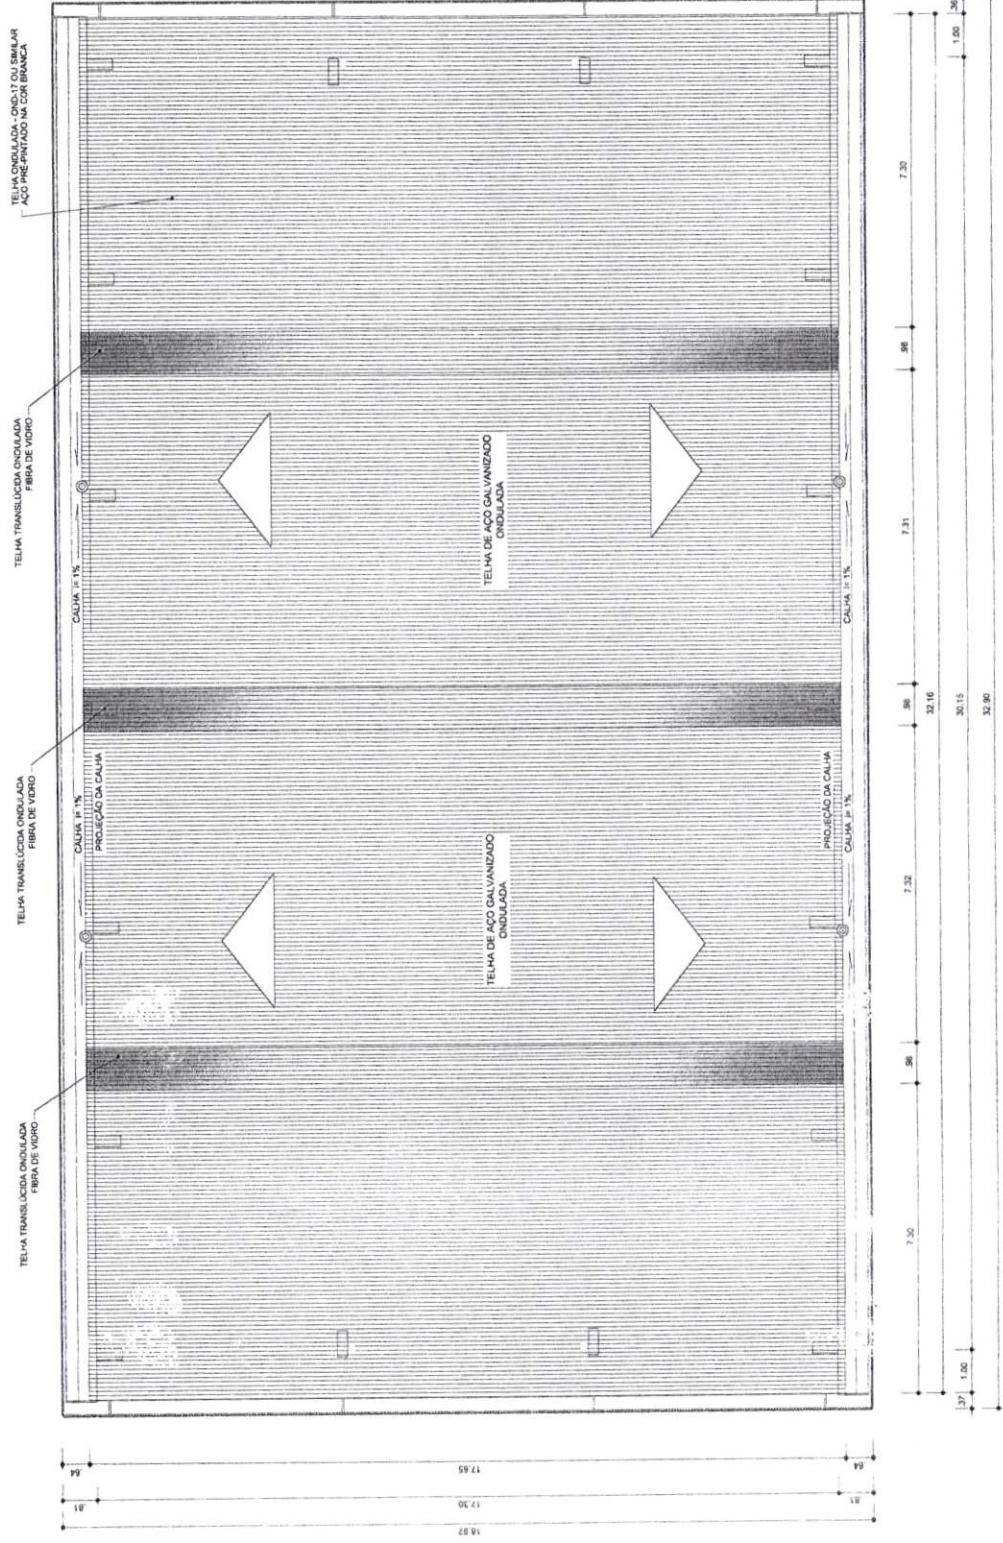

1 PLANTA DE COBERTA
 ESCALA 1/125



MARANGUAPE
MEU ORGULHO, MEU AMOR
SECRETARIA DE INFRAESTRUTURA



Cesário Belo Torres Júnior
Engº Civil - RNP - 060403197-1

CARIMBO DO RESPONSÁVEL

OBRA:
QUADRA DA ESCOLA MARIA DE
PAULA COLARES

ENDEREÇO:
SANTOS DUMONT

RESPONSÁVEL TÉCNICO:
CESÁRIO BELO


DESENHO:
LETICIA LIMA

OBSERVAÇÕES:


DATA:
07/2021

PRANCHA:


06/14

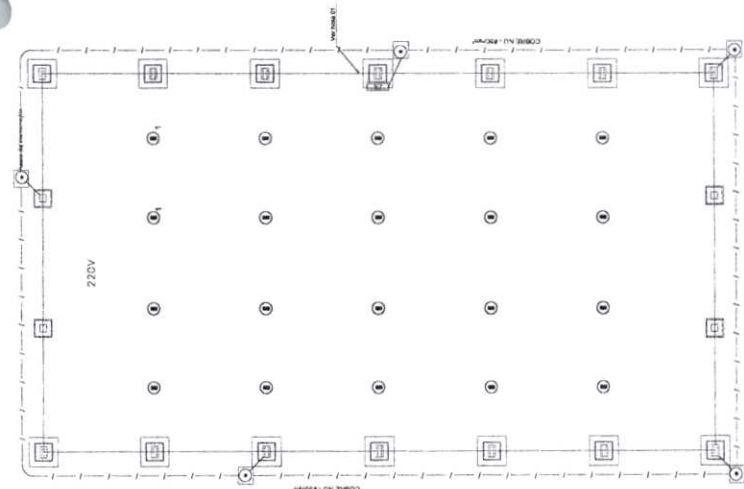

5 EX. LIGAÇÕES POSSÍVEIS NA CAIXA DE EQUALIZAÇÃO (LEPTAP) ESCALA

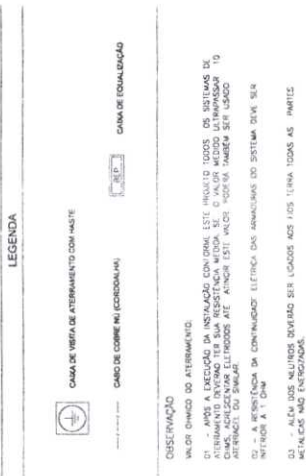


1 PLANTA BAIXA ESCALA 1/75

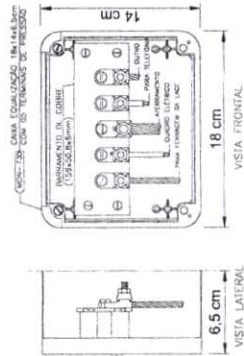


NOTA: Aproveite, dentro do espaço, podendo embutir ou sobressair.

CAIXA DE EQUALIZAÇÃO DOS POTENCIAIS 18x14x6.5cm EM PVC

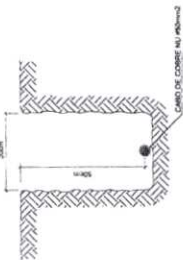


2 VALA PARA CABOS DA MALHA DE ATERRAMENTO ESCALA

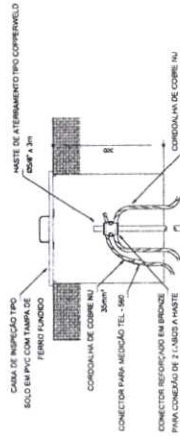

3 DET. CAIXA DE INSPEÇÃO ESCALA

Detalhe do aterramento do SPDA

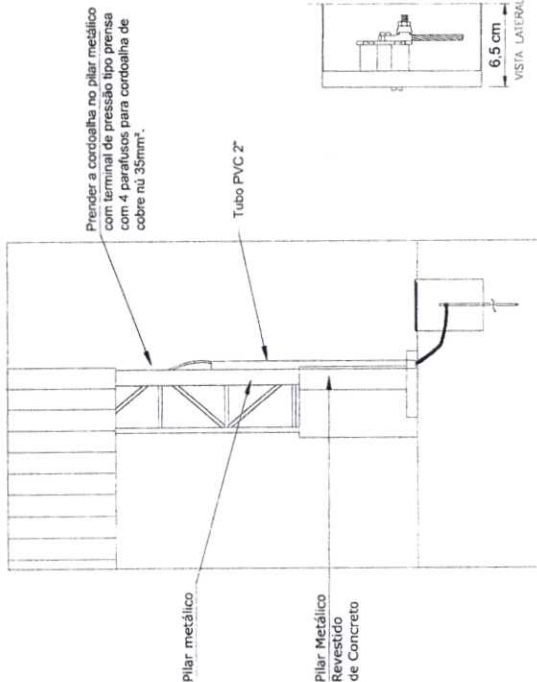

Nota SPDA:
A fixação da cordalhe para aterramento do SPDA deverá ser fixado à viga metálica da estrutura através do terminal de fixação tipo prensa com 4 parafusos. A cordalhe deverá ser fixada à haste Cooperweld através de solda exotérmica dentro da caixa de inspeção metálica. O Quadro de distribuição também deverá ser aterrado.



MARANGUAPE

MEU ORGULHO, MEU AMOR
SECRETARIA DE INFRAESTRUTURA



Cesário Belo Torres Júnior
Engº Civil - RNP - 060403197-1

CARIMBO DO RESPONSÁVEL

OBRA:
QUADRA DA ESCOLA MARIA DE PAULA COLARES

ENDEREÇO:
SANTOS DUMONT

RESPONSÁVEL TÉCNICO:
CESÁRIO BELO


DESENHO:
LETÍCIA LIMA

OBSERVAÇÕES:

DATA:
07/2021


PRANCHA:

07/14

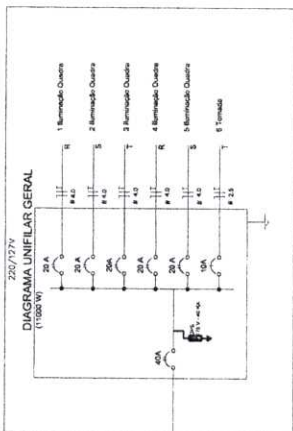


Quadro Geral de Cargas 220V/127V

Carga	Descrição	V	I	P	Q	S	W	W	W	W	W	W	W
		(V)	(A)	(VA)	(VAR)	(VA)	(VA)	(VA)	(VA)	(VA)	(VA)	(VA)	(VA)
1	Iluminação	220	4	880		1000	4,0	20,0					
2	Iluminação	220	4	880		1000	4,0	20,0					
3	Iluminação	220	4	880		1000	4,0	20,0					
4	Iluminação	220	4	880		1000	4,0	20,0					
5	Iluminação	220	4	880		1000	4,0	20,0					
6	Iluminação	220	4	880		1000	4,0	20,0					
TOTAL		127	177	11000		12500	4550	20000					

 


Atenção: 1. CONDIÇÃO DE CONEXÃO NA BARRA

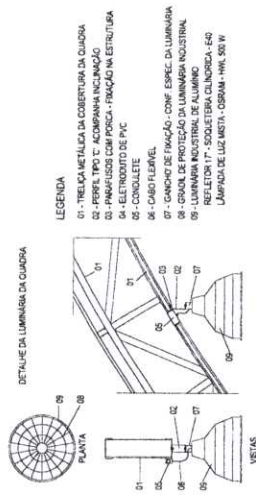

Legenda

○	LUMINÁRIA INDUSTRIAL DE ALUMÍNIO
○	CHAVE DE MANOBRAS COM
○	QUADRO DE DISTRIBUIÇÃO
○	DE LUZ METALICA - OSRAM - HVL 500 W
○	Tubo de Alumínio
○	Quadro Geral de Distribuição - 400VA e 120V de fase
○	Núcleo: N, Fase: F, Proteção: T e Rótulo
○	Seção de condutor em mm²
○	Diâmetro de eletroduto em mm

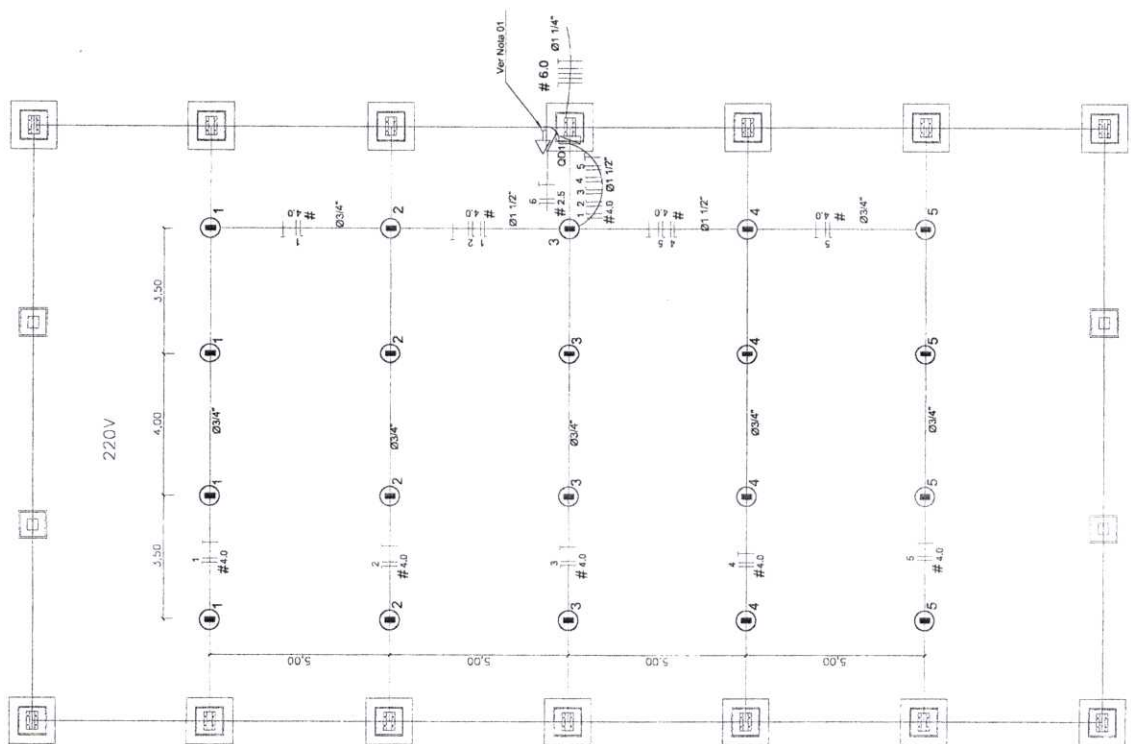


Nota 01:
A tomada do sobressor de 1000VA deverá localizar-se abaixo do QDT, usar eletroduto de 100 galvanizado de 2,8" e ser protegida por dispositivo de segurança e parafusos, garantindo firmeza e boa aparência.


CARIMBO DO RESPONSÁVEL



MARANGUAPE
MEU ORGULHO, MEU AMOR
SECRETARIA DE INFRAESTRUTURA

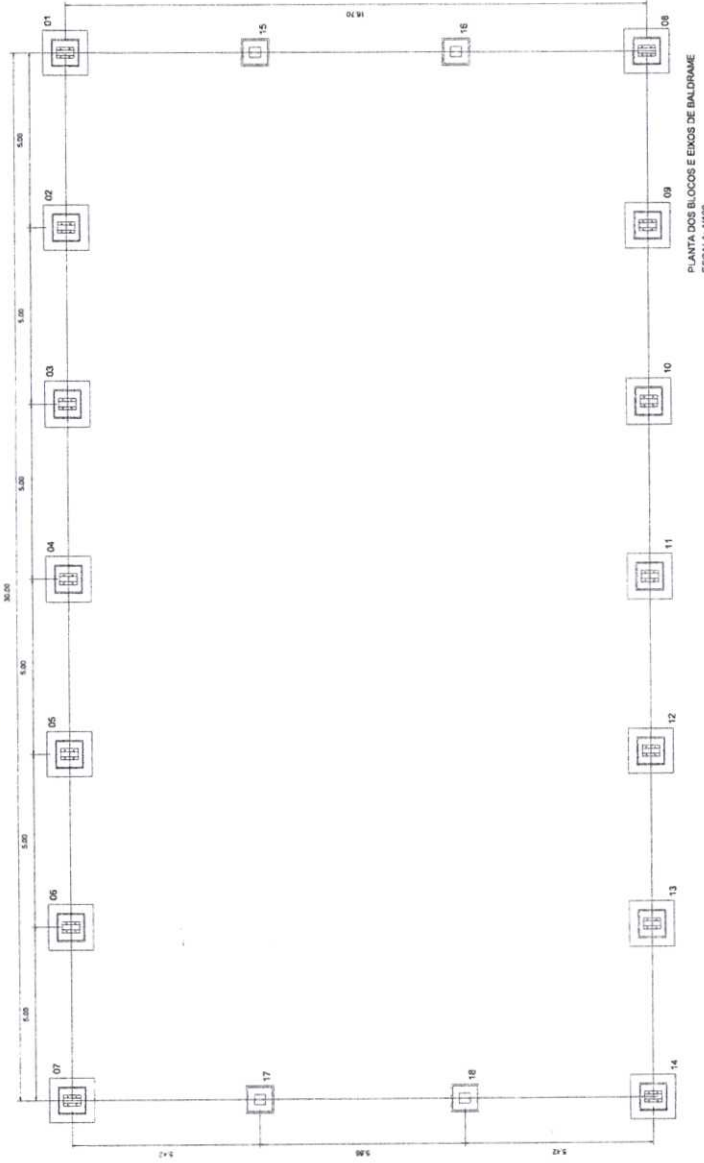

PLANTA DOS BLOCOS E EIXOS DE BALDRAME
ESCALA: 1/100

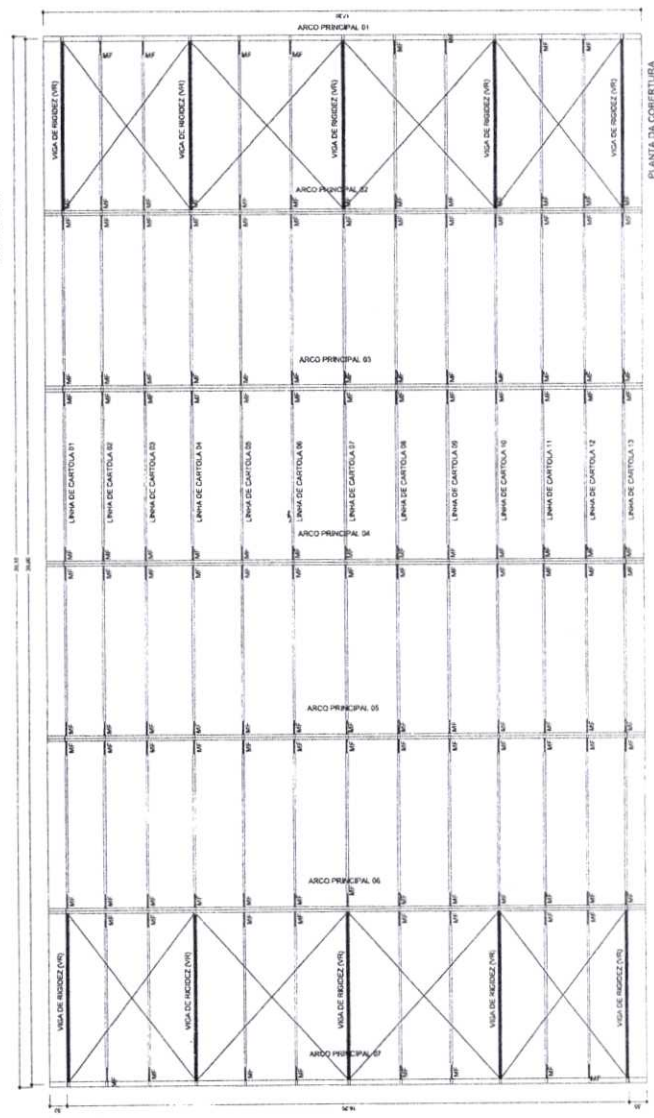

PLANTA DA COBERTURA
ESCALA: 1/100

Cesário
Cesário Belo Torres Júnior
Engº Civil - RNP - 060403197-1

CARIMBO DO RESPONSÁVEL

OBRA: QUADRA DA ESCOLA MARIA DE PAULA COLARES
ENDEREÇO: SANTOS DUMONT
RESPONSÁVEL TÉCNICO: CESÁRIO BELO
DESENHO: LETÍCIA LIMA
OBSERVAÇÕES:



DATA: 07/2021

PRANCHA: 08/14



MARANGUAPE
MEU ORGULHO, MEU AMOR
SECRETARIA DE INFRAESTRUTURA

Cesário Belo Torres Júnior
Engº Civil - RNP - 060403197-1

CARIMBO DO RESPONSÁVEL

OBRA:
QUADRA DA ESCOLA MARIA DE
PAULA COLARES

ENDEREÇO:
SANTOS DUMONT

RESPONSÁVEL TÉCNICO:
CESÁRIO BELO



DESENHO:
LETÍCIA LIMA

OBSERVAÇÕES:


DATA:
07/2021

PRANCHA:


09/14

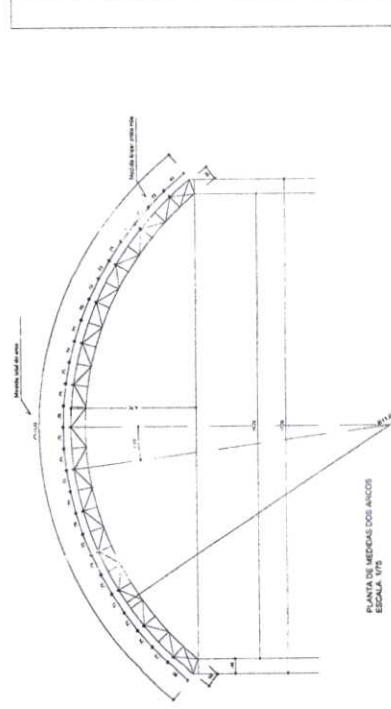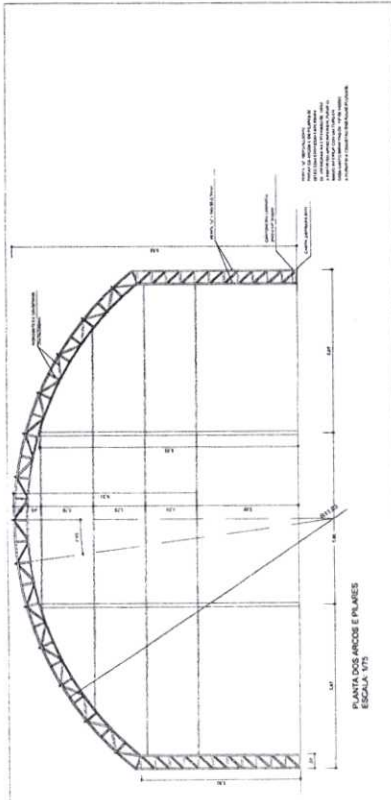

EMENDA CENTRAL DO ARCO SEM ESCALA

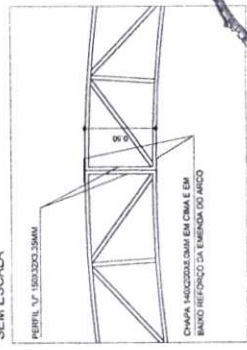


VIGA DE RIGIDEZ (VR) - 10 PEÇAS SEM ESCALA

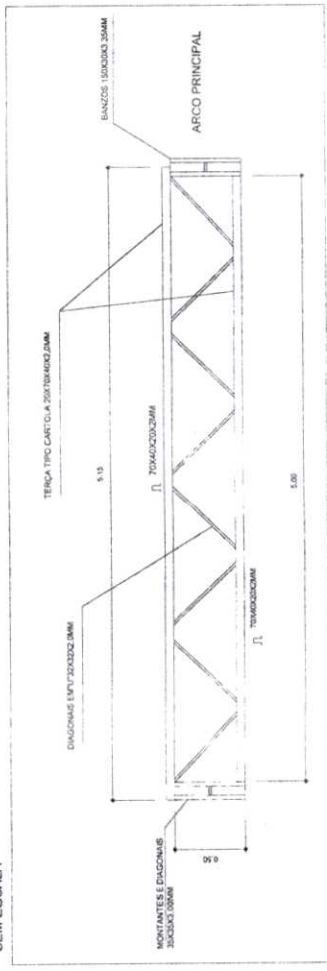




MARANGUAPE
 MEU ORGULHO, MEU AMOR
 SECRETARIA DE INFRAESTRUTURA


DETALHE DA MÃO FRANCESA
 SEM ESCALA

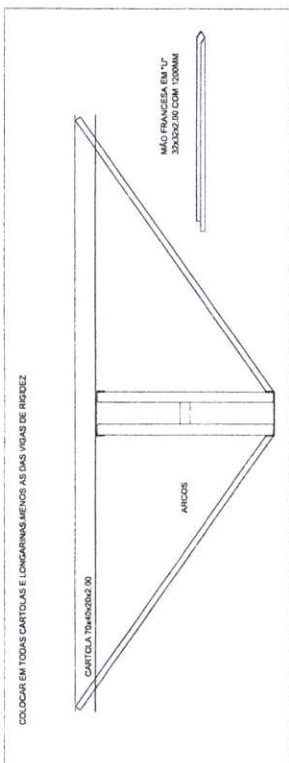


DETALHE DA FIXAÇÃO DO CONTAVENTAMENTO
 SEM ESCALA

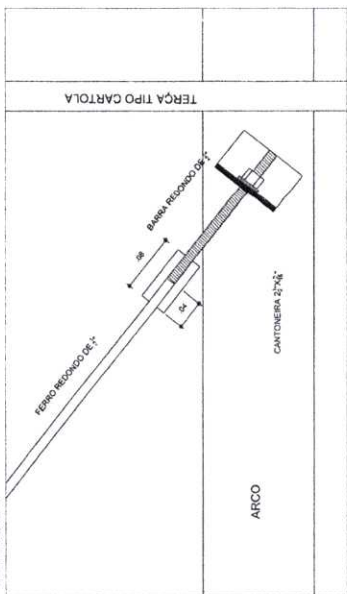

PLANTA DOS PILARES LATERAIS
 ESCALA 1:50

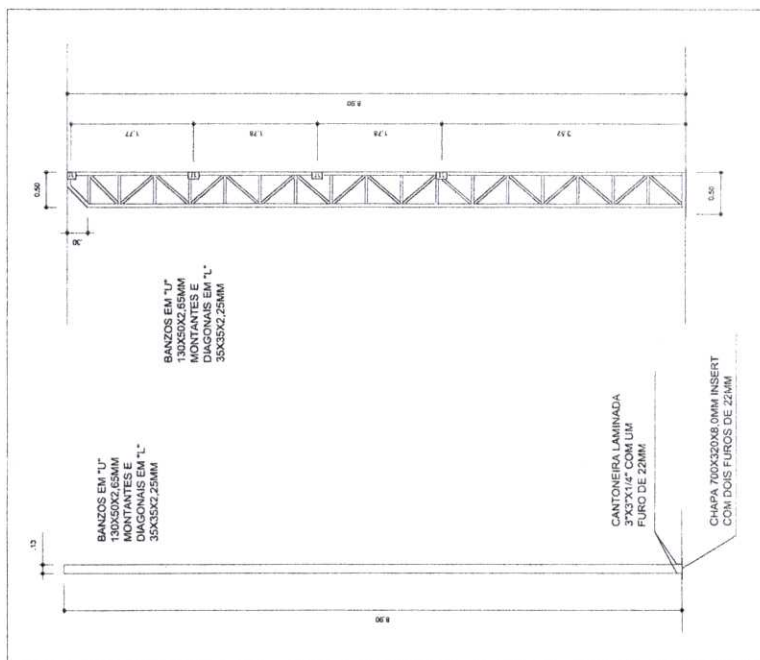

DETALHE DAS CHAPAS
 ESCALA: 1/10

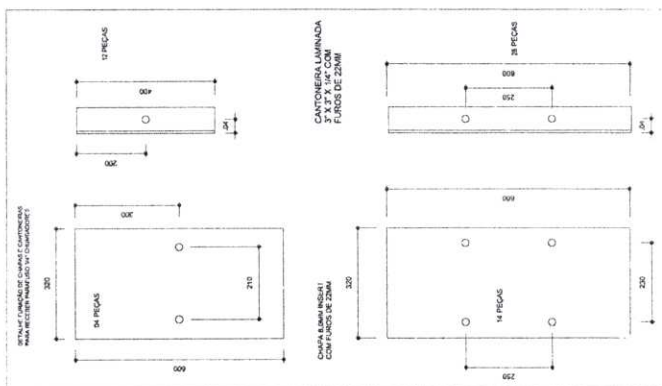

Cesário Beirão Torres Júnior
 Engº Civil - RNP - 060403197-1

CARIMBO DO RESPONSÁVEL

OBRA:
 QUADRA DA ESCOLA MARIA DE
 PAULA COLARES

ENDEREÇO:
 SANTOS DUMONT

RESPONSÁVEL TÉCNICO:
 CESÁRIO BELO


DESENHO:
 LETÍCIA LIMA

OBSERVAÇÕES:

DATA:
 07/2021

PRANCHA:
 10/14



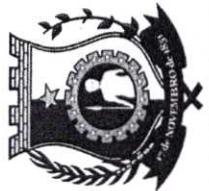

MARANGUAPE
MEU ORGULHO, MEU AMOR
SECRETARIA DE INFRAESTRUTURA



Cesário Belo Torres Júnior
Engº Civil - RNP - 060403197-1

CARIMBO DO RESPONSÁVEL

OBRA:
QUADRA DA ESCOLA MARIA DE
PAULA COLARES

ENDEREÇO:
SANTOS DUMONT

RESPONSÁVEL TÉCNICO:
CESÁRIO BELO


DESENHO:
LETÍCIA LIMA

OBSERVAÇÕES:


DATA:
07/2021

PRANCHA:

11/14

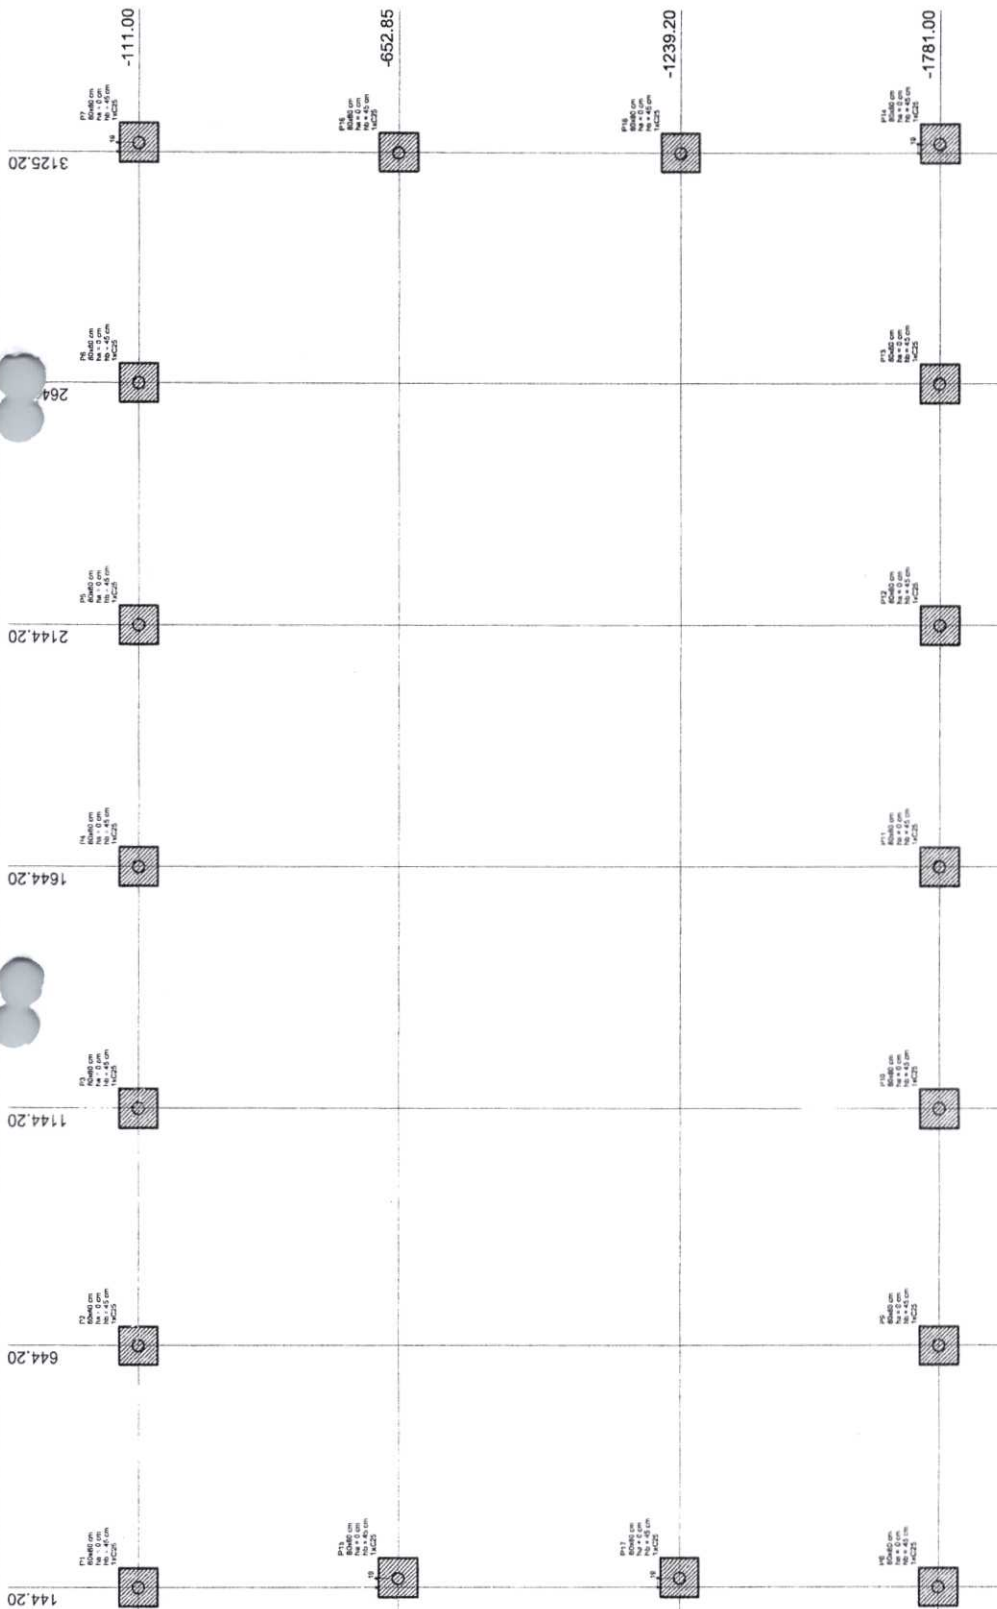

7
Planta de localização
escala 1:50

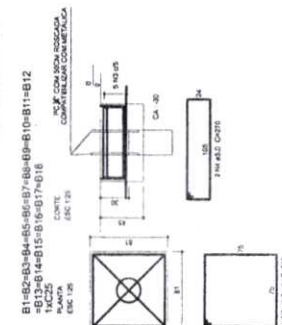


Relatório do aço

ITEM	QTD	UNID.	VALOR UNIT.	VALOR TOTAL
1	10	kg	1,20	12,00
2	10	kg	1,20	12,00
3	10	kg	1,20	12,00
4	10	kg	1,20	12,00
5	10	kg	1,20	12,00
6	10	kg	1,20	12,00
7	10	kg	1,20	12,00
8	10	kg	1,20	12,00
9	10	kg	1,20	12,00
10	10	kg	1,20	12,00
11	10	kg	1,20	12,00
12	10	kg	1,20	12,00

Resumo do aço

ACAO	QTD	UNID.	VALOR UNIT.	VALOR TOTAL
1	10	kg	1,20	12,00
2	10	kg	1,20	12,00
3	10	kg	1,20	12,00
4	10	kg	1,20	12,00
5	10	kg	1,20	12,00
6	10	kg	1,20	12,00
7	10	kg	1,20	12,00
8	10	kg	1,20	12,00
9	10	kg	1,20	12,00
10	10	kg	1,20	12,00
11	10	kg	1,20	12,00
12	10	kg	1,20	12,00

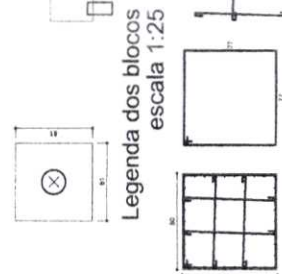

Legenda dos blocos

BLOCO	QTD	UNID.	VALOR UNIT.	VALOR TOTAL
1	10	kg	1,20	12,00
2	10	kg	1,20	12,00
3	10	kg	1,20	12,00
4	10	kg	1,20	12,00
5	10	kg	1,20	12,00
6	10	kg	1,20	12,00
7	10	kg	1,20	12,00
8	10	kg	1,20	12,00
9	10	kg	1,20	12,00
10	10	kg	1,20	12,00
11	10	kg	1,20	12,00
12	10	kg	1,20	12,00

Relatório do aço

ITEM	QTD	UNID.	VALOR UNIT.	VALOR TOTAL
1	10	kg	1,20	12,00
2	10	kg	1,20	12,00
3	10	kg	1,20	12,00
4	10	kg	1,20	12,00
5	10	kg	1,20	12,00
6	10	kg	1,20	12,00
7	10	kg	1,20	12,00
8	10	kg	1,20	12,00
9	10	kg	1,20	12,00
10	10	kg	1,20	12,00
11	10	kg	1,20	12,00
12	10	kg	1,20	12,00

IMPORTANTE:
PREVER NA CONCRETAGEM PEÇAS DE 3/4" ROSCADA
PARA FIXAÇÃO DA ESTRUTURA METÁLICA



Cesário Belo Torres Júnior
Engº Civil - ANP - 060403197-1

CARIMBO DO RESPONSÁVEL

OBRA:
QUADRA DA ESCOLA MARIA DE
PAULA COLARES

ENDEREÇO:
SANTOS DUMONT

RESPONSÁVEL TÉCNICO:
CESÁRIO BELO


DESENHO:
LETÍCIA LIMA

OBSERVAÇÕES:

DATA:
07/2021

PRANCHA:

12/14

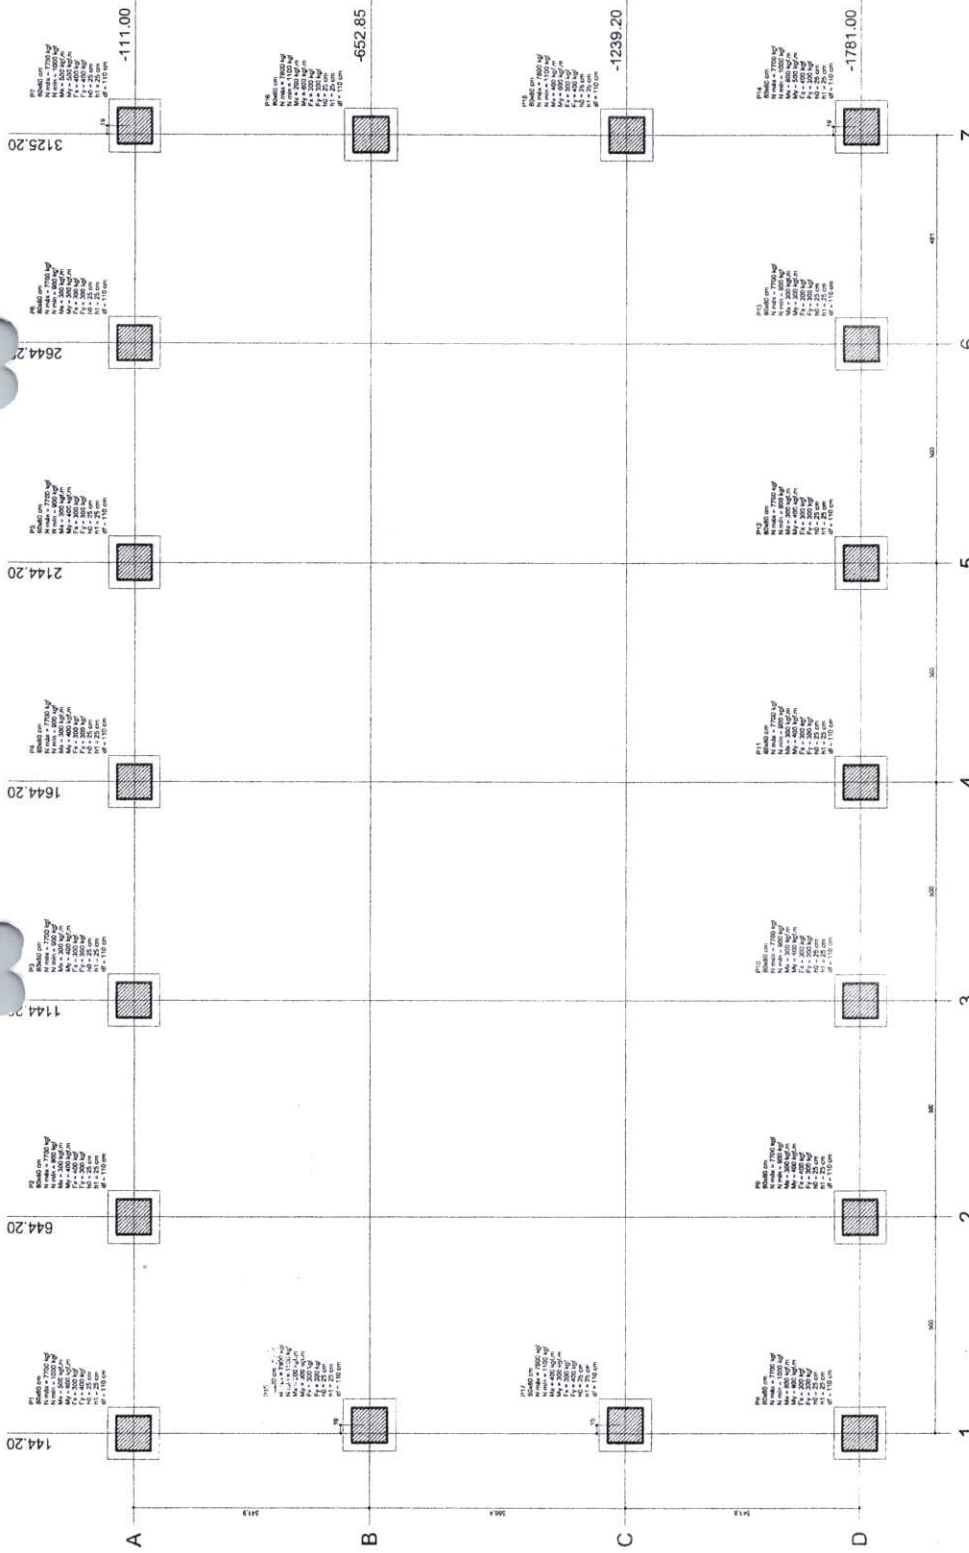

Planta de locação
escala 1:50

P1-P2-P3-P4-P5-P6-P7-P8-P9-P10-P11-P12
P13-P14-P15-P16-P17-P18

MACIÇOS

S1-S2-S3-S4-S5-S6-S7-S8-S9-S10-S11-S12
S13-S14-S15-S16-S17-S18

6.30 x 2.25

COMPR

500

500

Item	Descrição	Quantidade	Valor Unitário	Valor Total
1
2
3
4
5
6
7
8
9
10
11
12
13
14
15
16
17
18
19
20
21
22
23
24
25
26
27
28
29
30
31
32
33
34
35
36
37
38
39
40
41
42
43
44
45
46
47
48
49
50

IMPORTANTE:
PREVER NA CONCRETAGEM PECAS DE 3/4" ROSCADA
PARA FIXAÇÃO DA ESTRUTURA METÁLICA



Resumo de IPTU

Item	Descrição	Valor
1
2
3
4
5
6
7
8
9
10
11
12
13
14
15
16
17
18
19
20
21
22
23
24
25
26
27
28
29
30
31
32
33
34
35
36
37
38
39
40
41
42
43
44
45
46
47
48
49
50

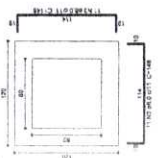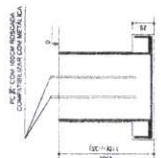

Proj. Arquitetônico: 1000,00 x 1000,00 mm
Imagem: 1000,00 x 1000,00 mm



MARANGUAPE
MEU ORGULHO, MEU AMOR
SECRETARIA DE INFRAESTRUTURA

Cesário Beio Torres Junior
Engº Civil - RNP - 060403197-1

CARIMBO DO RESPONSÁVEL

OBRA:
QUADRA DA ESCOLA MARIA DE
PAULA COLARES

ENDEREÇO:
SANTOS DUMONT

RESPONSÁVEL TÉCNICO:
CESÁRIO BELO


DESENHO:
LETÍCIA LIMA

OBSERVAÇÕES:

DATA:
07/2021

FRANCHA:

13/14

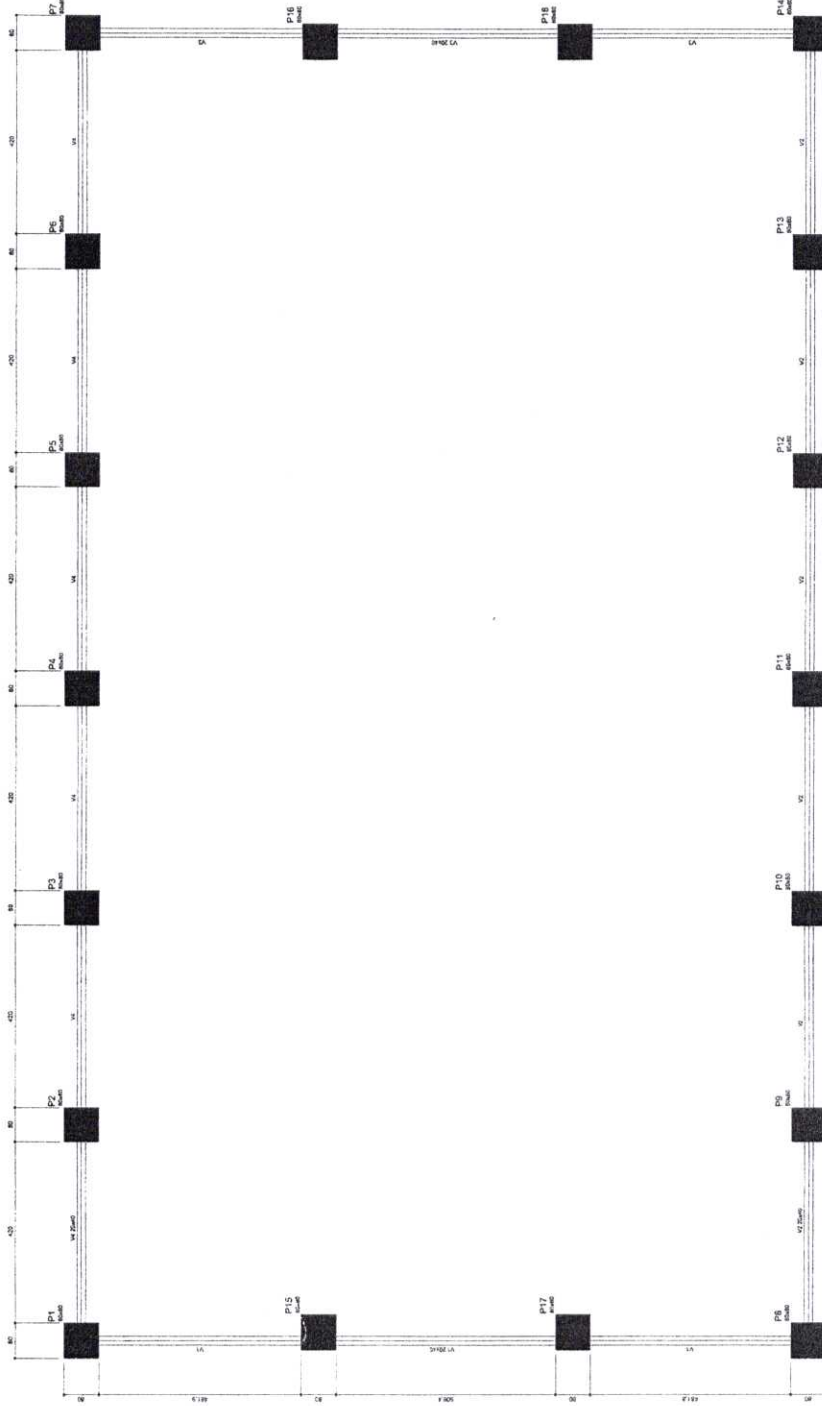

Forma do pavimento Baldrame
escala 1:50

Item	Quantidade	Valor Unitário	Valor Total
1	100	100	10000
2	100	100	10000
3	100	100	10000
4	100	100	10000
5	100	100	10000
6	100	100	10000
7	100	100	10000
8	100	100	10000
9	100	100	10000
10	100	100	10000

Item	Quantidade	Valor Unitário	Valor Total
1	100	100	10000
2	100	100	10000
3	100	100	10000
4	100	100	10000
5	100	100	10000
6	100	100	10000
7	100	100	10000
8	100	100	10000
9	100	100	10000
10	100	100	10000





MARANGUAPE
 MEU ORGULHO, MEU AMOR
 SECRETARIA DE INFRAESTRUTURA

CP
Cesário Belo Torres Júnior
 Eng^o Civil - RNP - 060403197-1

CARIMBO DO RESPONSÁVEL

OBRA:
 QUADRA DA ESCOLA MARIA DE
 PAULA COLARES

ENDEREÇO:
 SANTOS DUMONT

RESPONSÁVEL TÉCNICO:
 CESARIO BELO


DESENHO:
 LETÍCIA LIMA

OBSERVAÇÕES:
 -

DATA:
 07/2021

PRANCHA:

14/14

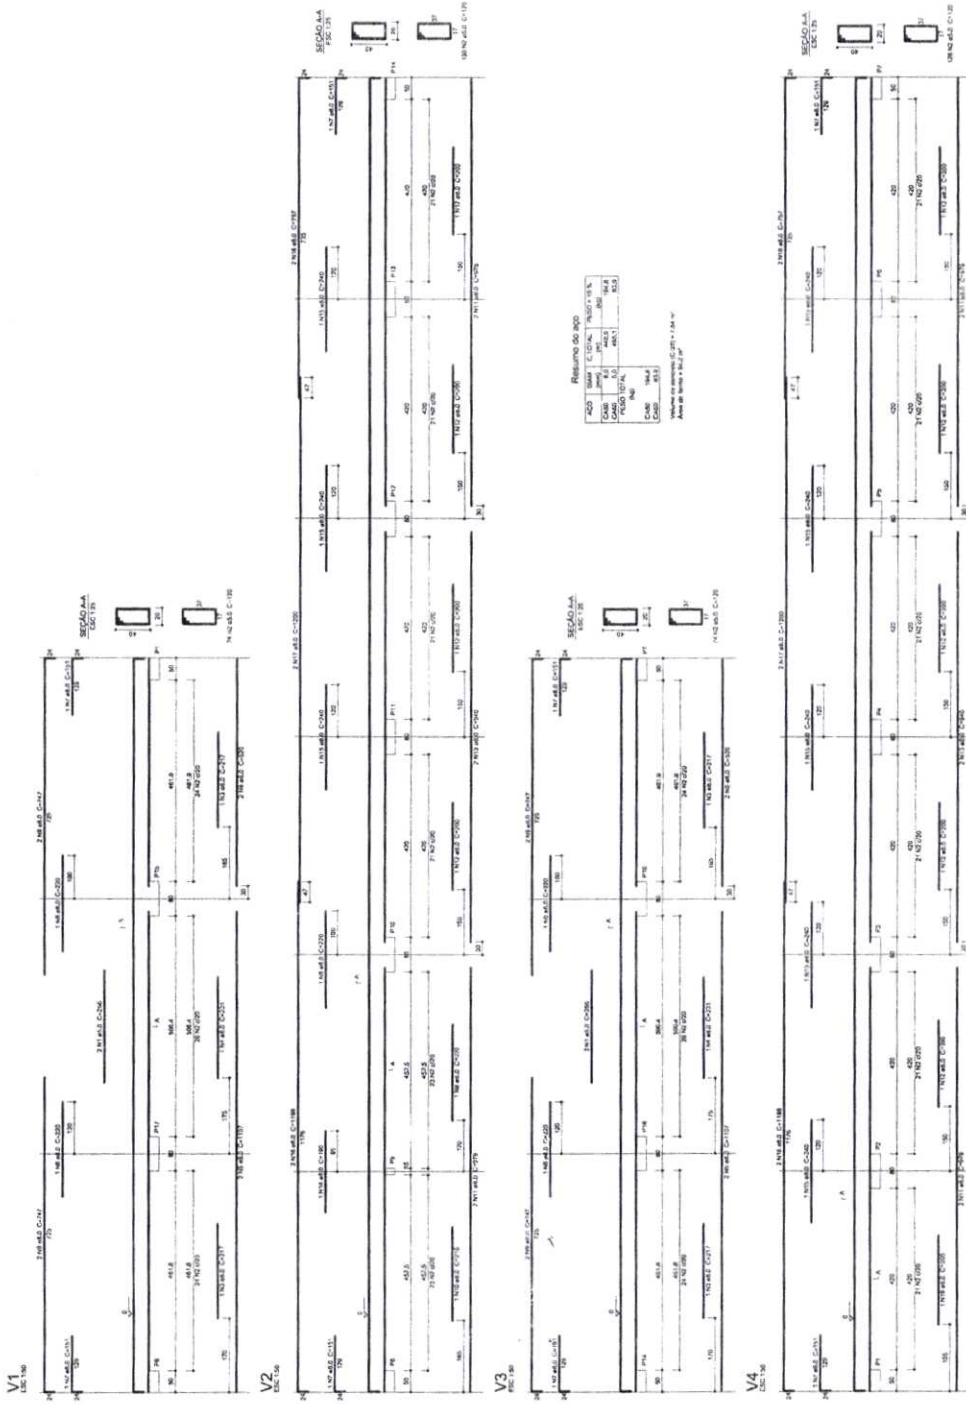



Anotação de Responsabilidade Técnica - ART
Lei nº 6.496, de 7 de dezembro de 1977

CREA-CE

ART CARGO-FUNÇÃO
Nº CE20210778103

Conselho Regional de Engenharia e Agronomia do Ceará

INICIAL

1. Responsável Técnico

CESARIO BELO TORRES JUNIOR

Título profissional: **ENGENHEIRO CIVIL**

RNP: **0604031971**

Registro: **41281D CE**

2. Contratante

Contratante: **PREFEITURA MUNICIPAL DE MARANGUAPE**

RUA MAJOR NAPOLEÃO LIMA

Complemento:

Cidade: **MARANGUAPE**

País: **Brasil**

Tipo de contratante: **Pessoa Jurídica de Direito Público**

Ação Institucional: **NENHUMA - NÃO OPTANTE**

Bairro: **CENTRO**

UF: **CE**

CPF/CNPJ: **07.963.051/0001-68**

Nº: **122**

CEP: **61940180**



3. Vínculo Contratual

Unidade administrativa: **SECRETÁRIA DA EDUCAÇÃO**

RUA MAJOR NAPOLEÃO LIMA

Complemento:

Cidade: **MARANGUAPE**

Data de Início: **01/01/2021**

Tipo de vínculo: **EMPREGADO PÚBLICO**

Identificação do cargo/função: **Engenheiro**

Bairro: **CENTRO**

UF: **CE**

Nº: **122**

CEP: **61940180**

Previsão de término: **31/12/2023**

4. Atividade Técnica

1000 - OUTRA

27 - Desempenho de função técnica > OBRAS E SERVIÇOS - CARGO/FUNÇÃO > #3367 - VÍNCULO TÉCNICO COM A EMPRESA (DESEMPENHO DE CARGO/FUNÇÃO TÉCNICA DENTRO DA EMPRESA)

Quantidade

36,00

Unidade

h/sem

A mudança de cargo ou função exige o registro de nova ART

5. Observações

SERVIÇO ESPECIALIZADO DE ENGENHARIA, ELABORAÇÃO DE ORÇAMENTOS, FISCALIZAÇÃO E SUPERVISÃO E ELABORAÇÃO DE PROJETOS BÁSICOS DE ENGENHARIA EM EDIFICAÇÕES DA SECRETARIA MUNICIPAL DA EDUCAÇÃO DE MARANGUAPE.

6. Declarações

7. Entidade de Classe

NENHUMA - NÃO OPTANTE

8. Assinaturas

Declaro serem verdadeiras as informações acima

Cesario Belo Torres Junior
CESARIO BELO TORRES JUNIOR - CPF: 901.119.233-87

Local

data

PREFEITURA MUNICIPAL DE MARANGUAPE - CNPJ: 07.963.051/0001-68

9. Informações

* A ART é _____ mente quando quitada, mediante apresentação do comprovante do pagamento ou _____ no site do Crea.

* O comprovante de pagamento deverá ser apensado para comprovação de quitação

10. Valor

Valor da ART: **R\$ 88,78**

Registrada em: **15/04/2021**

Valor pago: **R\$ 88,78**

Nosso Número: **8214654101**

A autenticidade desta ART pode ser verificada em: <https://crea-ce.sitac.com.br/publico/>, com a chave: A3Bxy
 Impresso em: 31/08/2022 às 11:47:01 por: , ip: 138.204.185.90

www.crea3.org.br
 Tel: (85) 3453-5800

faleconosco@creace.org.br
 Fax: (85) 3453-5804

CREA-CE
 Conselho Regional de Engenharia
 e Agronomia do Ceará

